
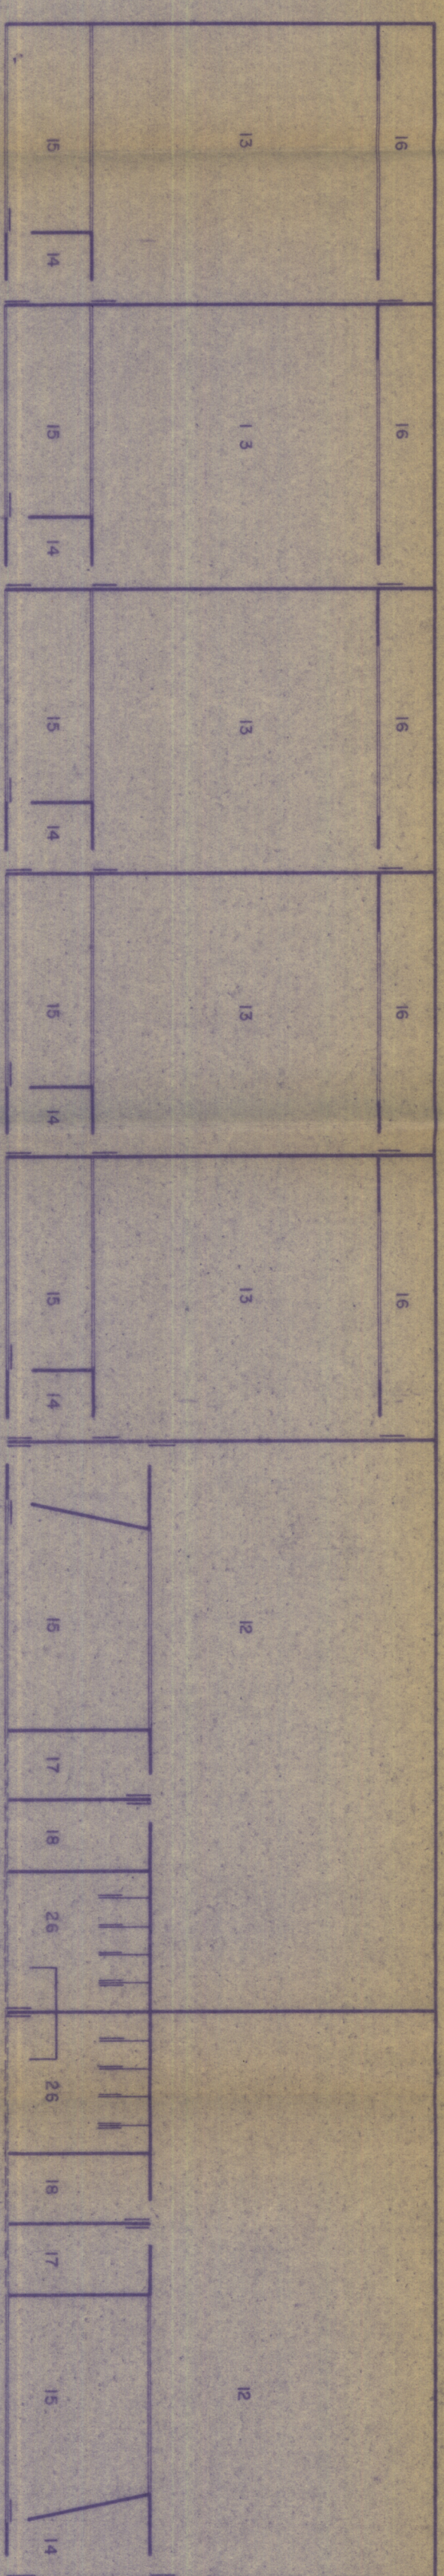


1 CTEI D'OPÉRIE CIP

PLANTA N.º 100 DE PAVILÃO N.º 100 - ESCALA 1:200

27

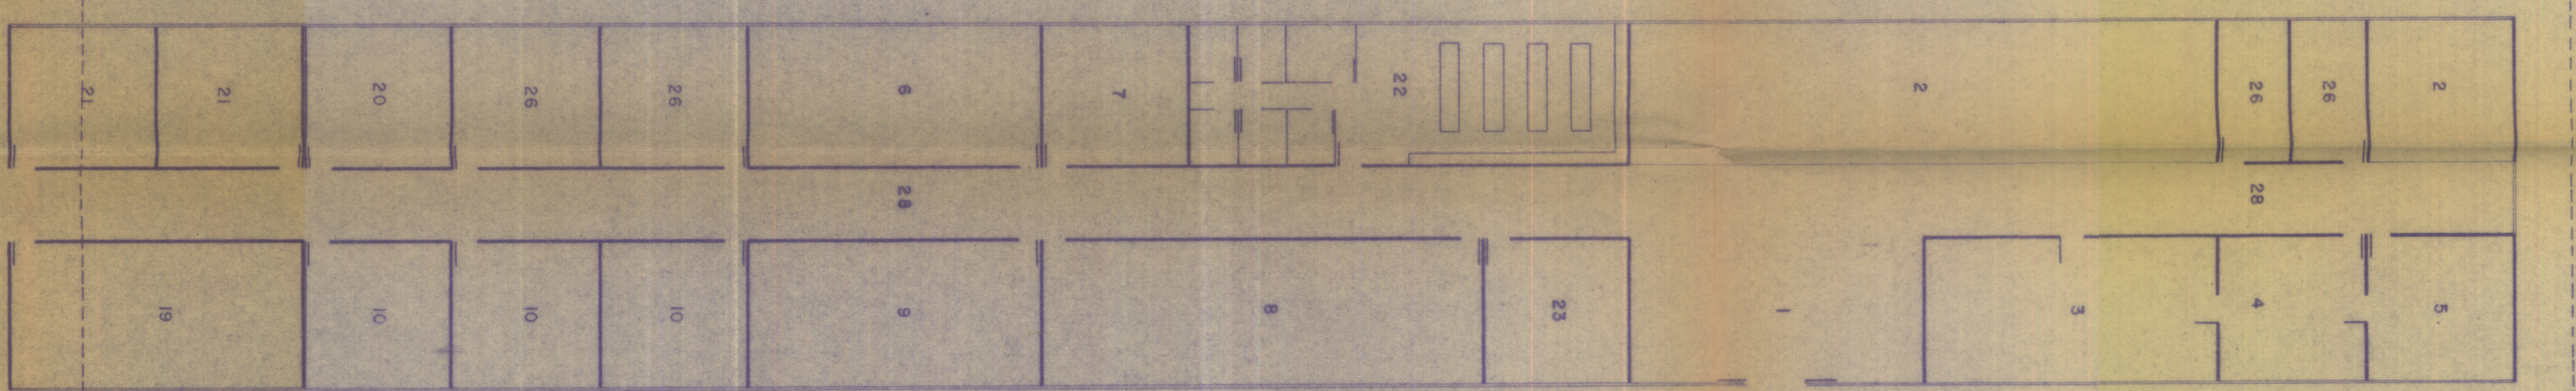

PLANTA BAIXA

LEGENDA

- 1- RECEÇÃO
- 2- ADMINISTRAÇÃO
- 3- TRAFEGO DE FITA
- 4- CONTROLE DE FITA
- 5- ARQUIVO DE FITA
- 6- REDAÇÃO
- 7- DIREÇÃO DE PRODUÇÃO
- 8- MECANOGRAFIA
- 9- MINEGORAÇÃO
- 10- ENSAIO
- 11- ESTUDIO GRANDE
- 12- ESTUDIO MEDIO
- 13- ESTUDIO PEQUENO
- 14- ANTE-SALA
- 15- SALA DE CONTROLE
- 16- CONTRA REBRA
- 17- DEPOSITO DE INSTRUMENTOS
- 18- DEPOSITO DE TABEIRAS
- 19- MANUTENÇÃO
- 20- MONTAGEM
- 21- MONTAGEM E EDIÇÃO
- 22- DISCOTECA E CABINES DE SOM
- 23- ARQUIVO MUSICAL
- 24- BAR
- 25- COZINHA
- 26- SANITÁRIOS
- 27- TRANSMISSÃO E CAIXA D'ÁGUA
- 28- CIRCULAÇÃO
- 29- ESTACIONAMENTO
- 30- TEATRO (FUTURA EXPANSÃO)