
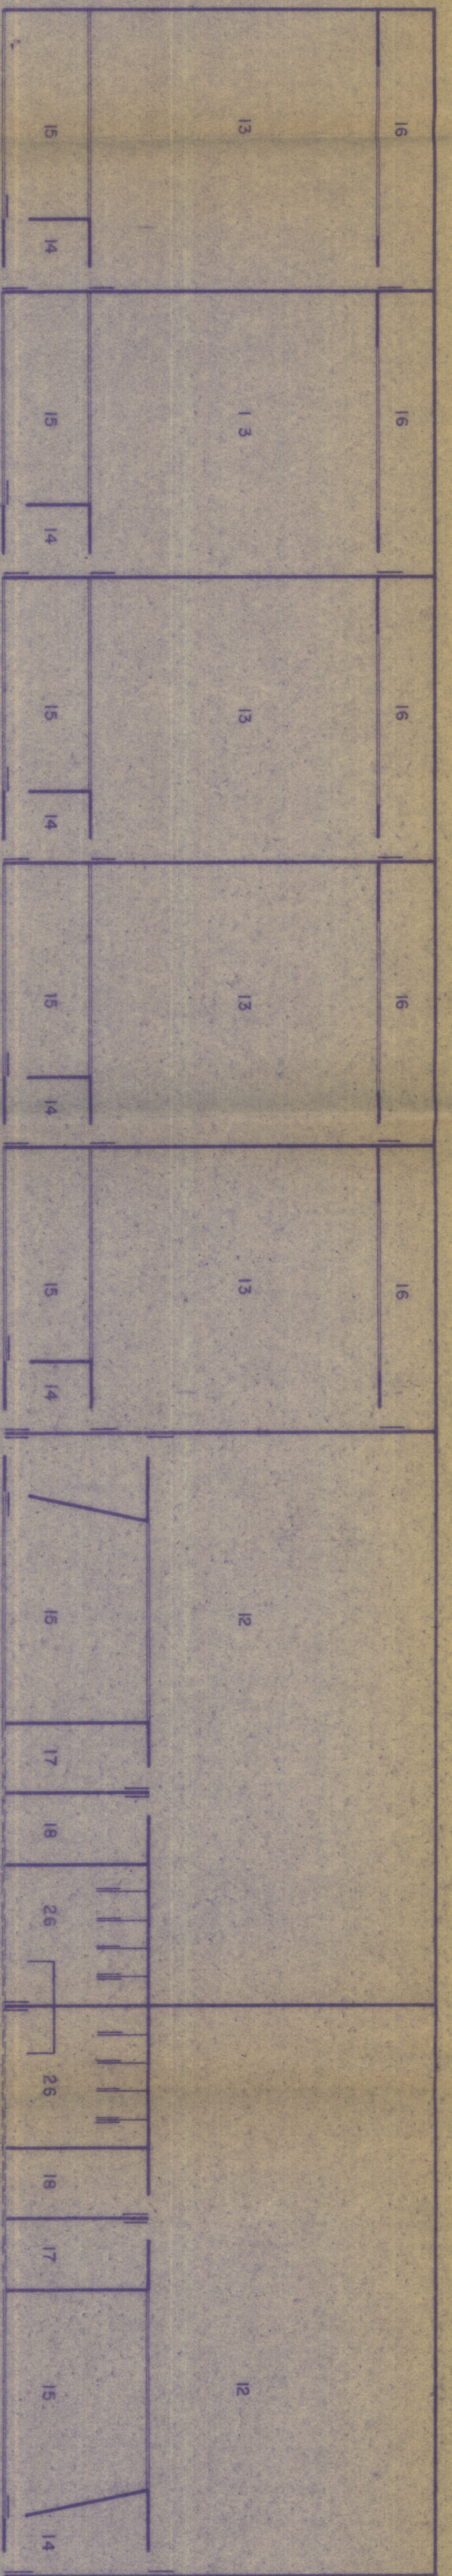


1 CTEI D'ARRE CIP

PLANTA N.º BAIXA L.º PAVILIM. Nº 105 - ESCALA 1:200

27

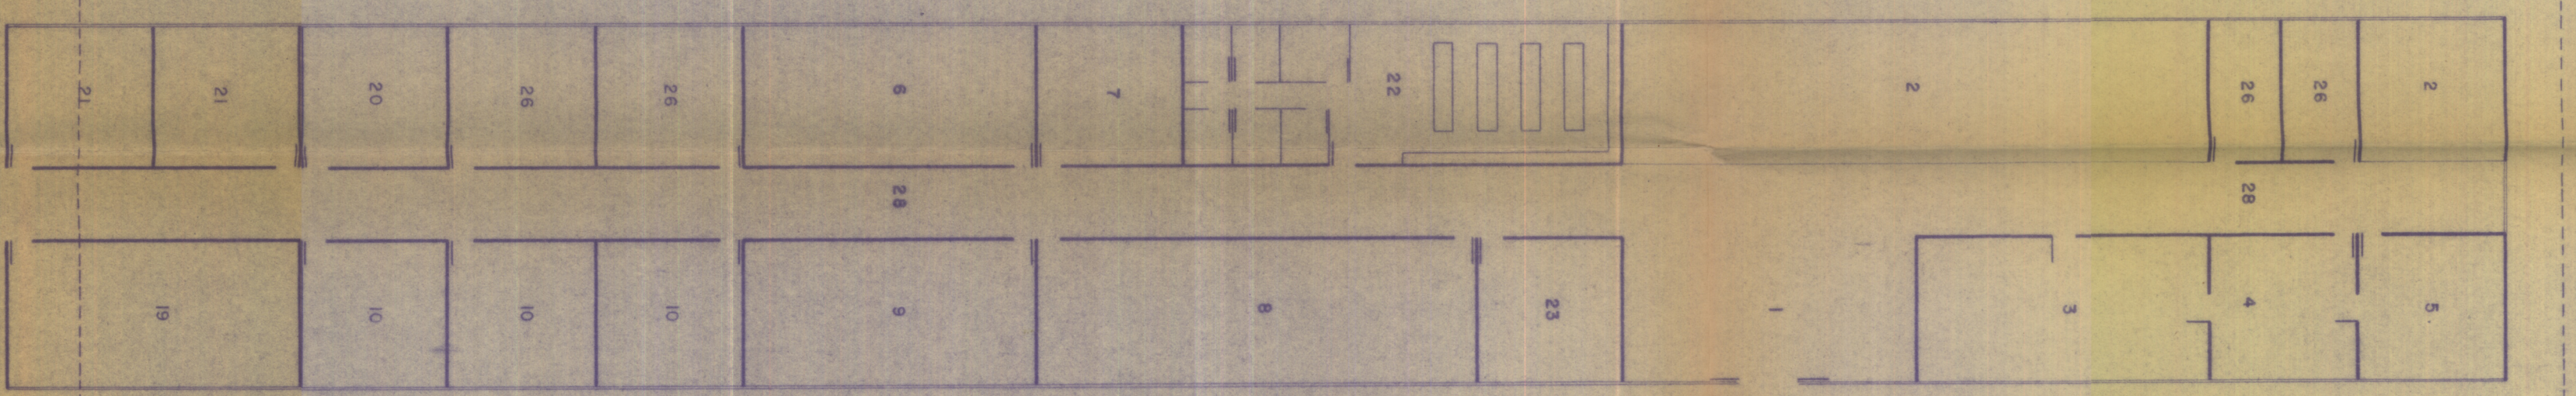

PLANTA BAIXA

LEGENDA

- 1- RECEÇÃO
- 2- ADMINISTRAÇÃO
- 3- TRAFEGO DE FITA
- 4- CONTROLE DE FITA
- 5- ARQUIVO DE FITA
- 6- REDACÇÃO
- 7- DIRECÇÃO DE PRODUÇÃO
- 8- MECANOGRRAFIA
- 9- MIMOGRAFIA
- 10- ENSAIO
- 11- ESTUDIO GRANDE
- 12- ESTUDIO MEDIO
- 13- ESTUDIO PEQUENO
- 14- ANTE-SALA
- 15- SALA DE CONTROL
- 16- CONTRA REGRA
- 17- DEPOSITO DE INSTRUMENTOS
- 18- DEPOSITO DE TABULEIRAS
- 19- MANUTENÇÃO
- 20- MATRIZACÃO
- 21- MONTAGEM E EDIÇÃO
- 22- DISCOTECA E CABINES DE SOM
- 23- ARQUIVO MUSICAL
- 24- BAR
- 25- COZINHA
- 26- SANITARIOS
- 27- TRANSMISSÃO E CAIXA DASUA
- 28- CIRCULAÇÃO
- 29- ESTACIONAMENTO
- 30- THEATRO (FUTURA EXPANSÃO)